

MAPA DO CELÓW PROJEKTOWYCH
SKALA 1:500


Sekcje mapy: 6.200.22.20.2.2; 6.200.22.15.4.4; 6.200.23.16.1.1; 6.200.23.11.3.3

PUPW: 2000 stręfa 6 (18')
Id zgłoszenia: 6640.433.2017
Ks. Rob. 30/2017

Województwo: kujawsko-pomorskie
Powiat: świecki
Jednostka ewidencyjna: 041401_2, Bukowiec
Obręb: 0003, Bukowiec
Arkusz: 2
Działka: 358/4

PROJEKT ZAGOSPODAROWANIA
DZIAŁKI NR 358/4 W m. BUKOWIEC, gm. BUKOWIEC
SKALA 1:500

INWESTOR : GMINA BUKOWIEC
ul. Dr FI. Ceynowy 14
86-122 Bukowiec

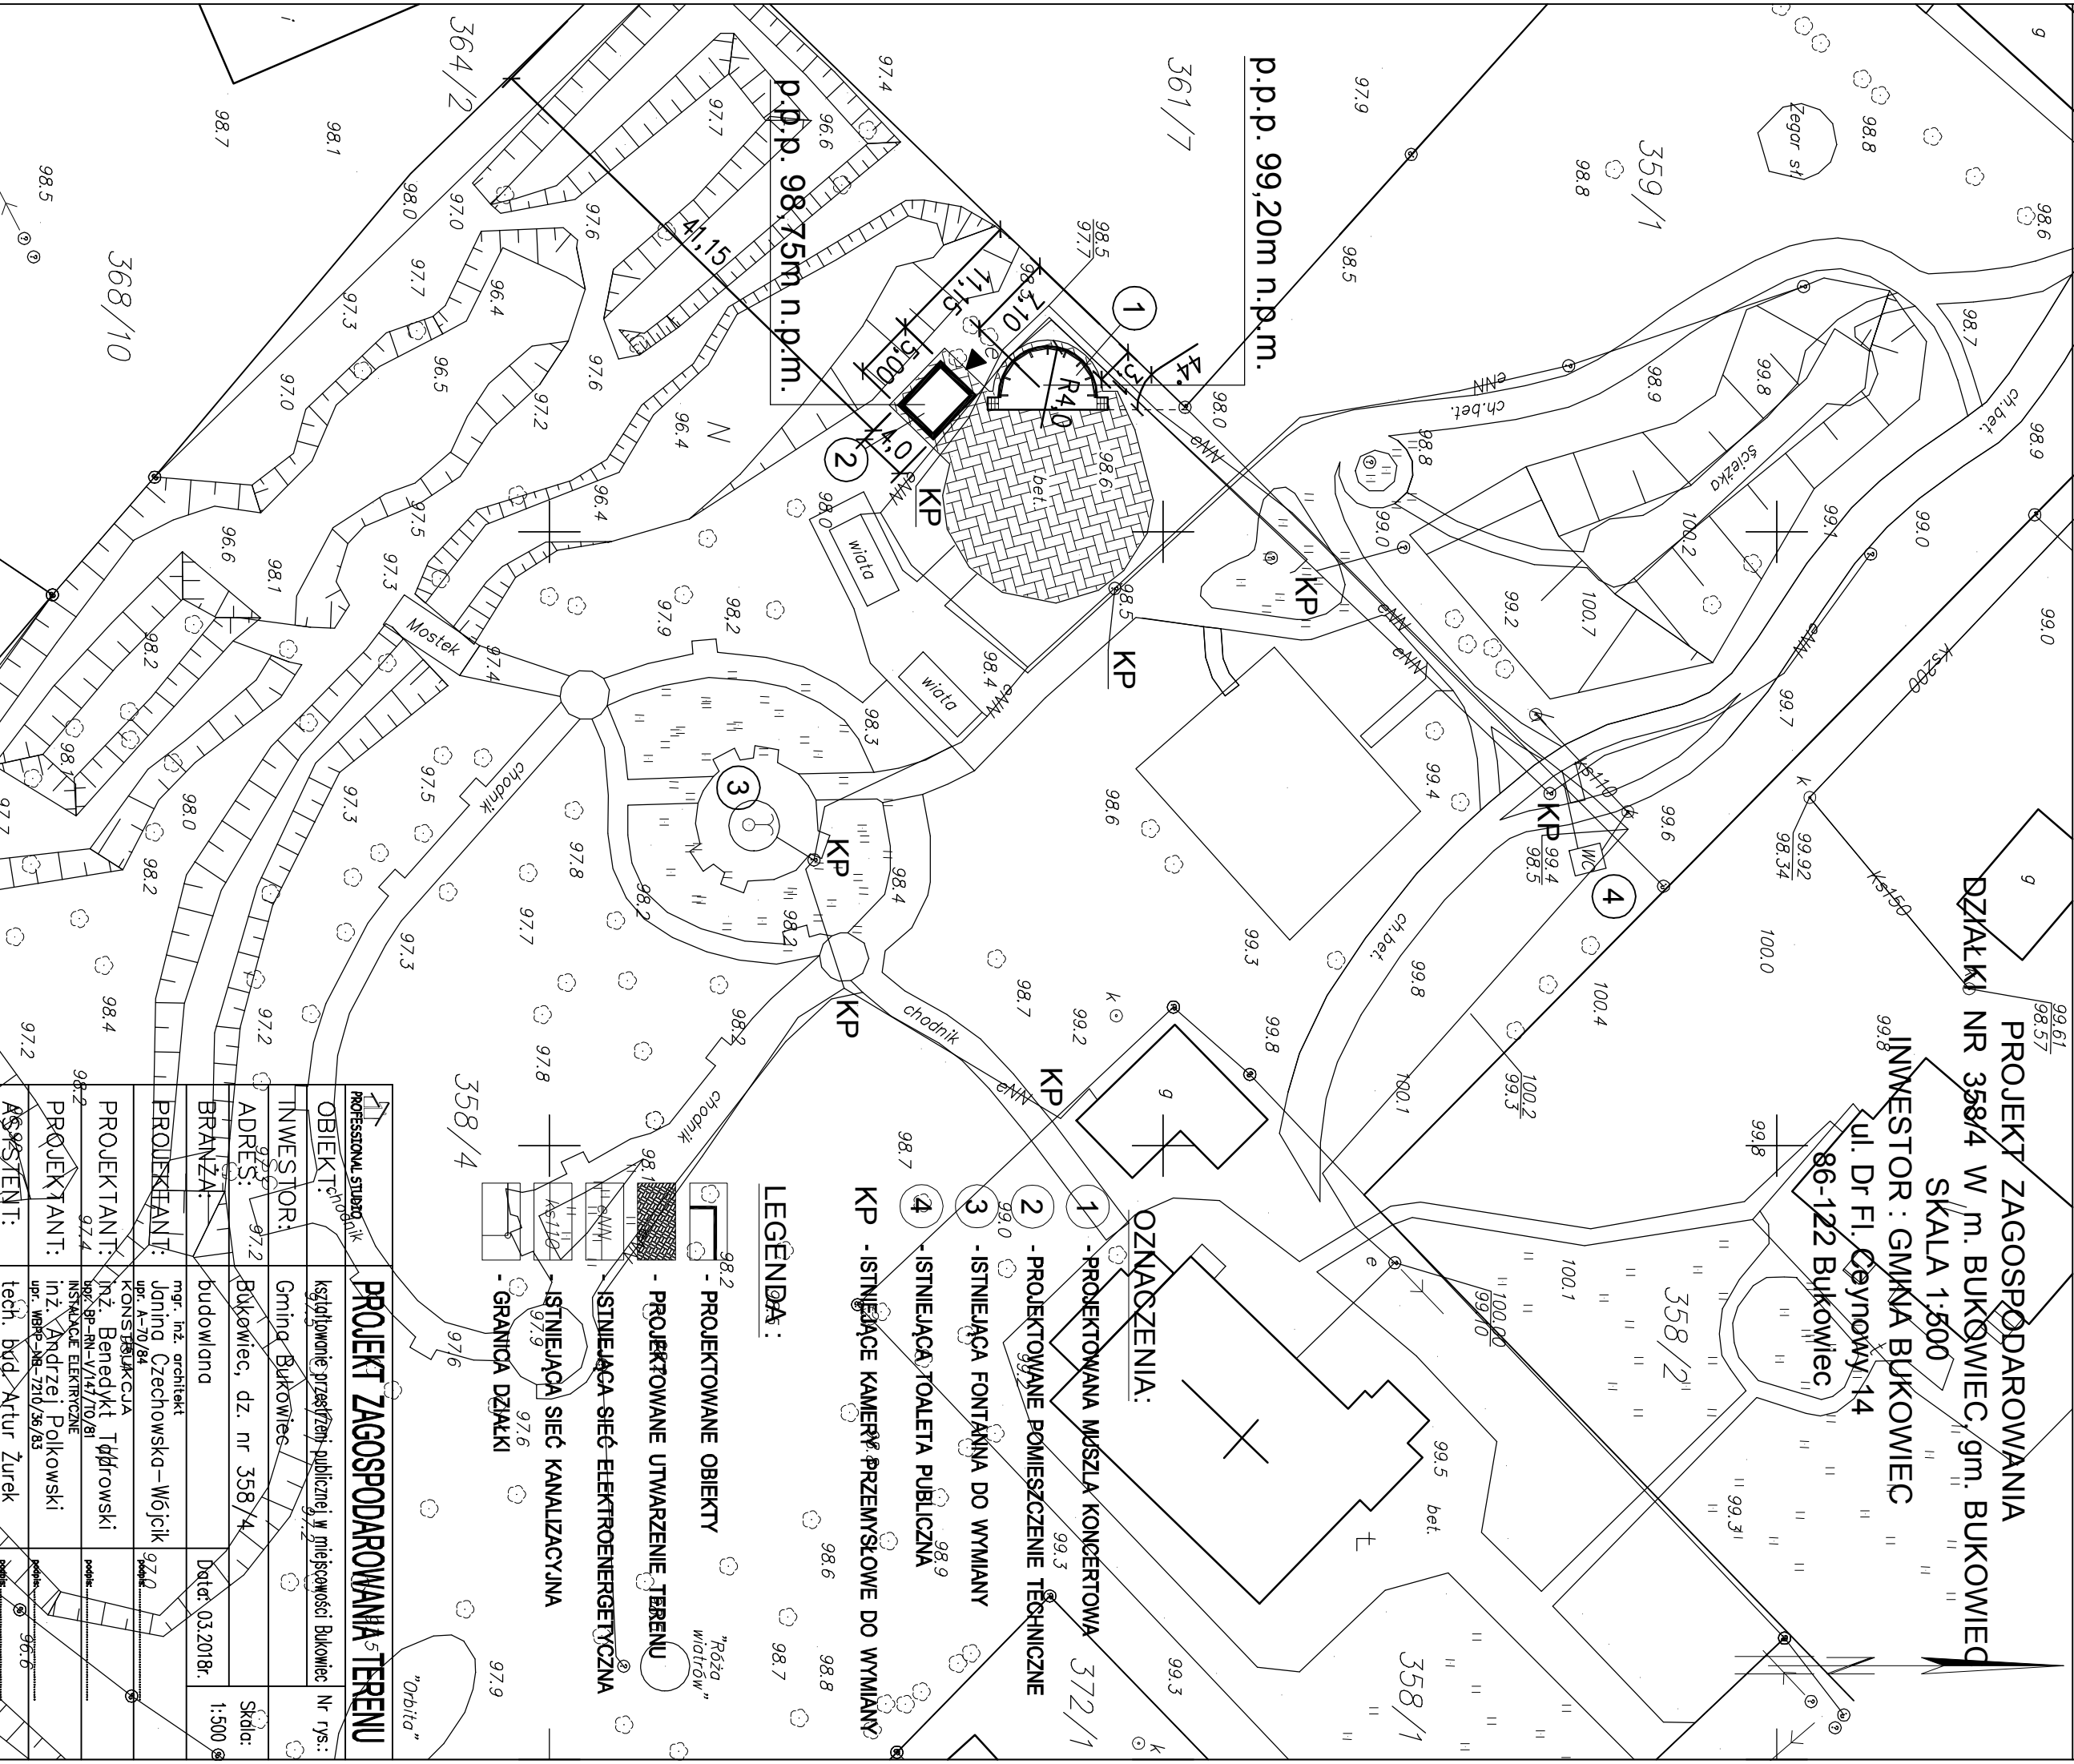

- OZNACZENIA:
- 1 - PROJEKTOWANA MUSZLA KONCERTOWA 372/1
 - 2 - PROJEKTOWANE POMIESZCZENIE TECHNICZNE 99.3
 - 3 - ISTNIEJĄCA FONTANNA DO WYMIANY 99.0
 - 4 - ISTNIEJĄCA TOAILETA PUBLICZNA 98.9
 - KP - ISTNIEJĄCE KAMERY PRZEMYSŁOWE DO WYMIANY

- LEGENDA:
- PROJEKTOWANE OBIEKTY
 - PROJEKTOWANE UTWARZENIE TERENU
 - ISTNIEJĄCA SIEĆ ELEKTROENERGETYCZNA
 - ISTNIEJĄCA SIEĆ KANALIZACYJNA
 - GRANICA DZIAŁKI

PROFESSIONAL STUDIO		PROJEKT ZAGOSPODAROWANIA TERENU	
OBIEKT:	projekt	krajotwórcze przebudowa publicznej w miejscowości Bukowiec	
INWESTOR:	Gmina Bukowiec	Nr rys.:	
ADRES:	Bukowiec, dz. nr 358/4	Skala:	
BRANŻA:	budowlana	Data: 03.2018r.	
PROJEKTANT:	mgr. inż. architekt Janina Czechowska-Wójcik upr. A-70/84	1:500	
PROJEKTANT:	inż. Benedykt Tydrowski upr. BP-RN-V/47/70/81	KONSTRUKCJA	
PROJEKTANT:	inż. Andrzej Polkowski upr. WBEP-NB-7210/36/83	INSTALACJE ELEKTRYCZNE	
AS/CLIENT:	tech. bud. Artur Żurek	pob. 36.6	