

MAPA DO CELÓW PROJEKTOWYCH  
SKALA 1:500


Województwo: kujawsko – pomorskie  
Powiat: świecki  
Jednostka ewidencyjna: Bukowiec [041401\_21]  
Daneb: Przysieśsk [0015]  
Działka: 93/2

Sekcje mapy w układzie 2000 strefo 6 (18): 6200231821; 6200231343  
Seksja mapy w układzie 65 strefo 3: 345133122, 345133131  
Układ wysokościowy: Kronsztadt 86  
Id. zgłoszenia: 66401062016  
Właściciel: POWIAT ŚWIECKI  
Powiatowy Zarząd Dr-69  
KW B115/00047650/5  
Drygndt

Uwagi! Na obszarze objętych treścią mapy nie znajdują się punkty osnowy geodezyjnej podlegające ochronie.  
Nie wyklucza się innych urządzeń podziemnych nie ujawnionych w katasrze uzbrojenia terenu.  
Nie wyklucza się istnienia w terenie innych nie wykazanych na niniejszej mapie urządzeń podziemnych, które nie były zgłoszone do inwentaryzacji geodezyjnej lub o których braku jest informacji w nstytucjach branżowych.  
Mapa aktualna na dzień..... w zakresie zaznaczonym kolorem żółtym.

Niniejszym oświadczam, że projekt budowlany opracowano metodą elektroniczną na bazie mapy sytuacyjno-wysokościowej, która jest zgodna oryginałem przyjętym do zasobu Powiatowego Ośrodka Dokumentacji Geodezyjnej i Kartograficznej w Świeciu pod numerem P.0414.20.6640.106.2016 z dnia 02.02.2016 r.

Jan Rubczak

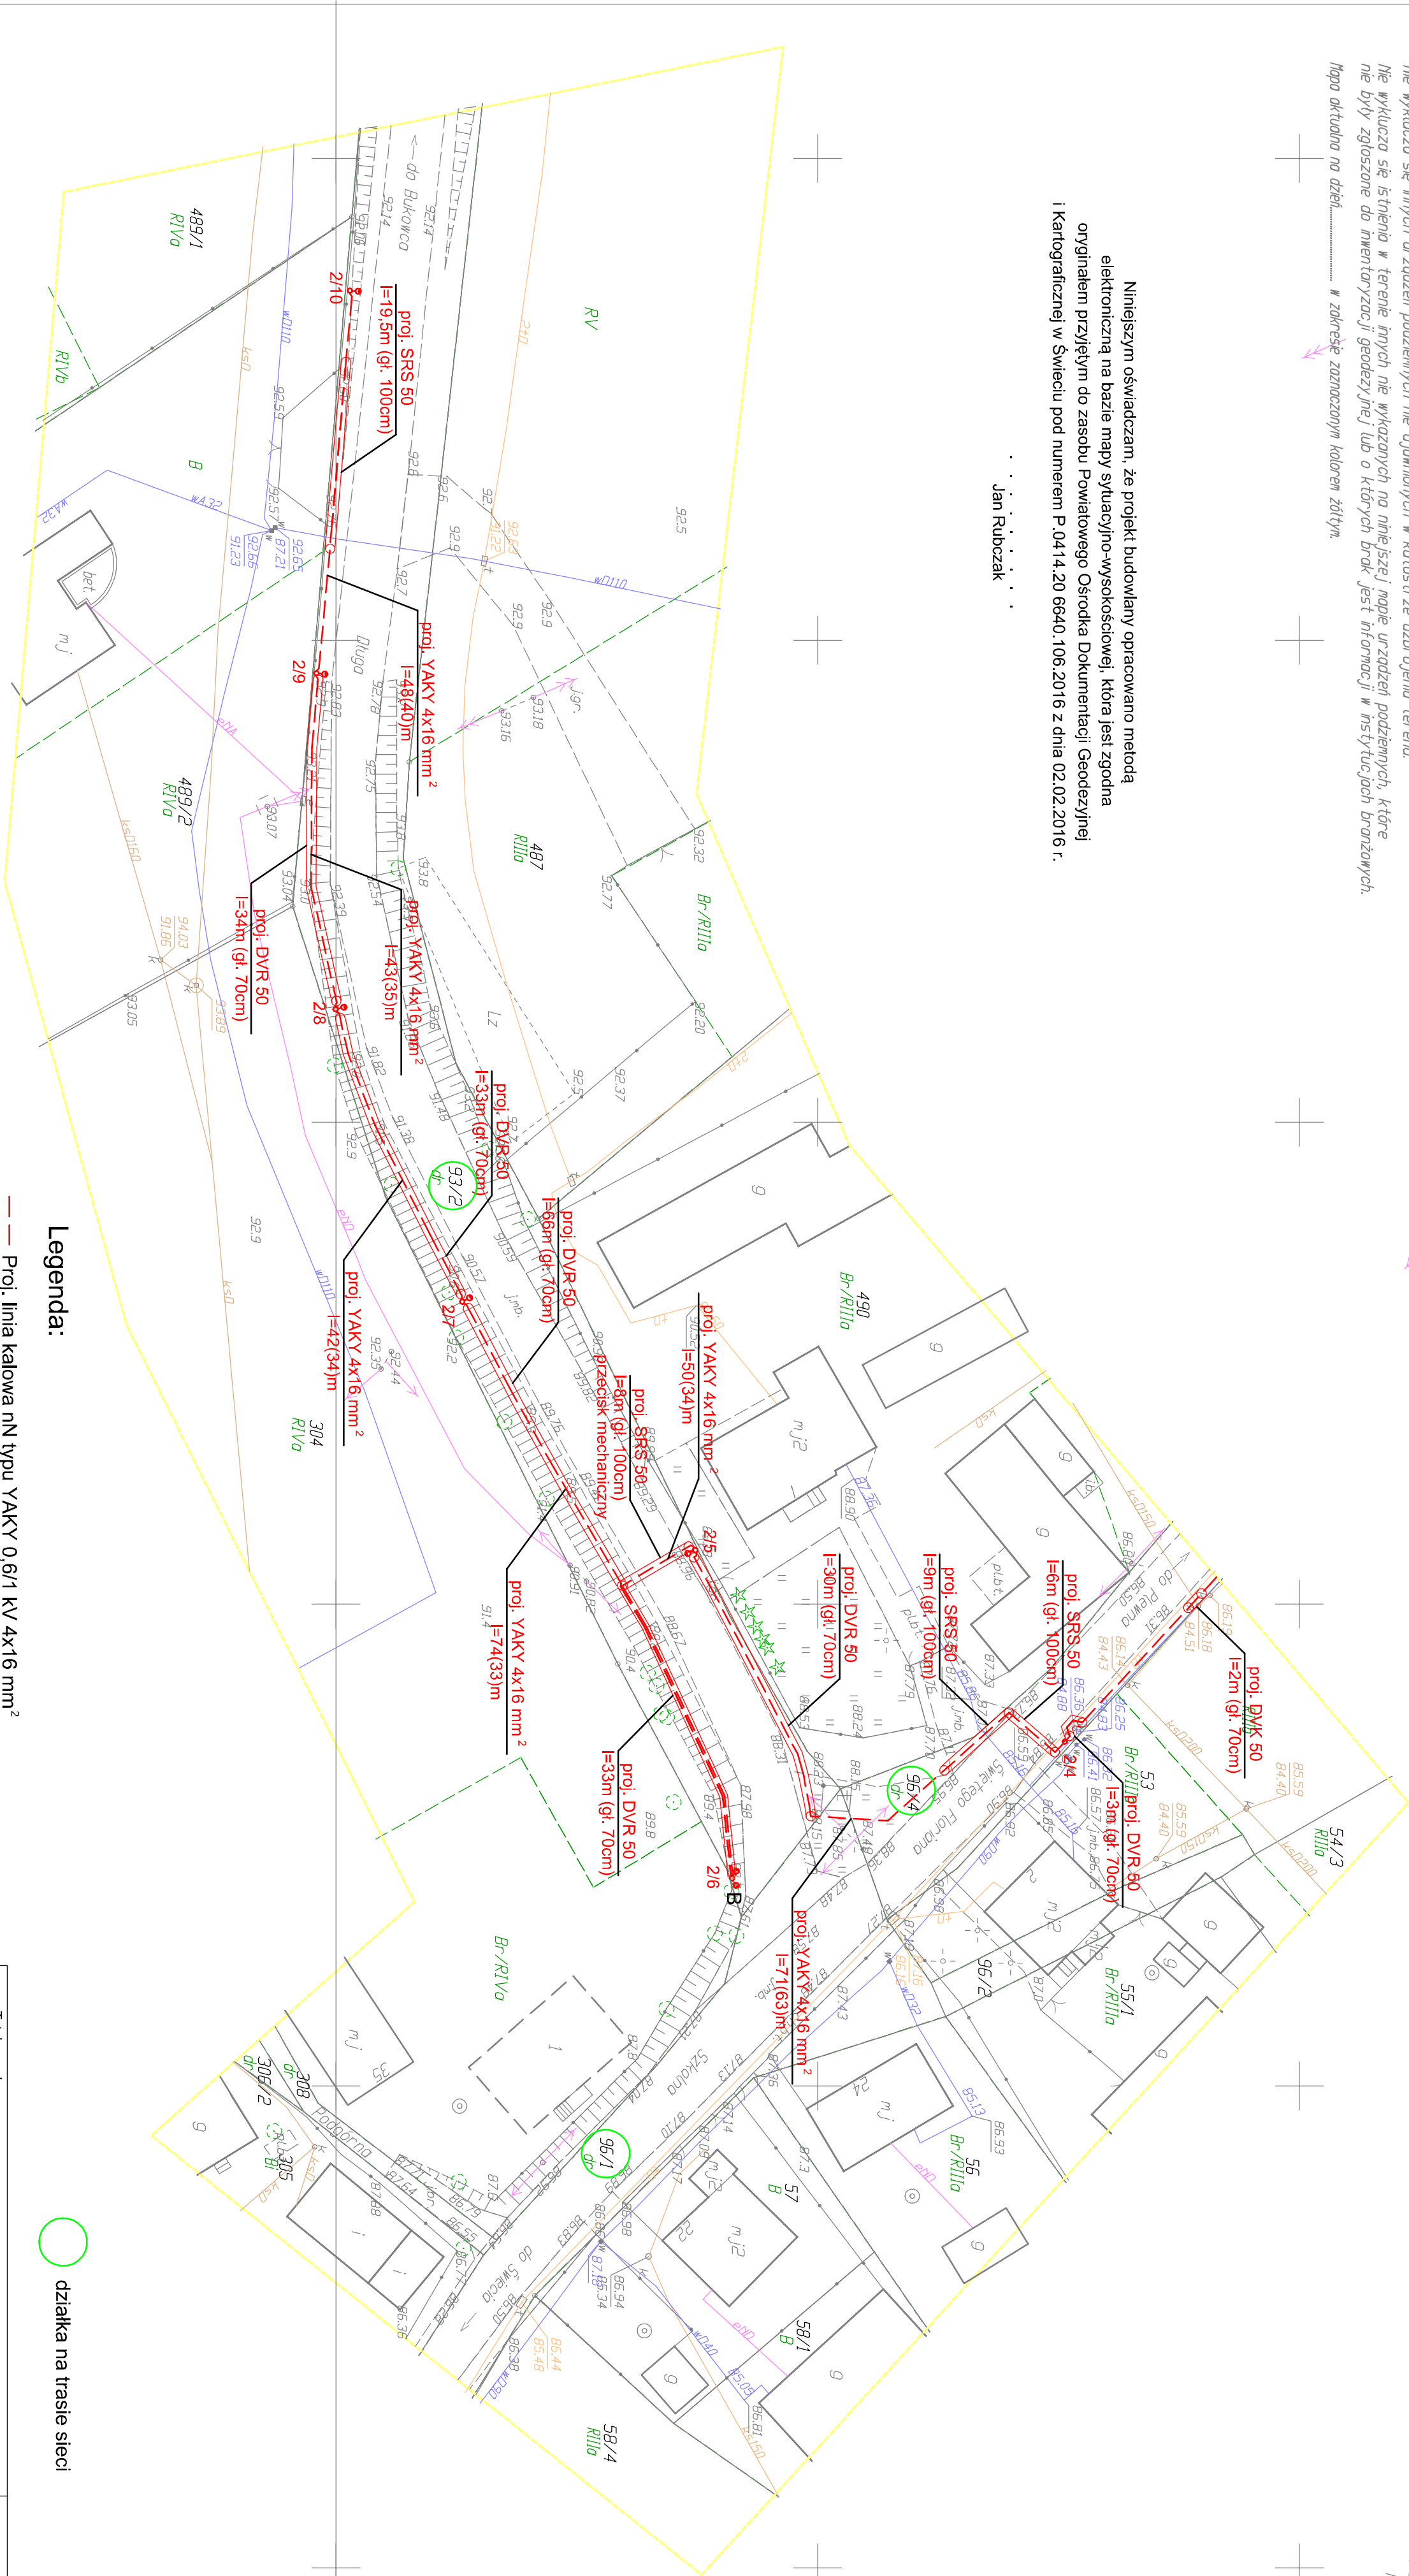

Legenda:

- Proj. linia kablowa nN typu YAKY 0.6/1 kV 4x16 mm²
- Proj. słup oświetleniowy aluminiowy wys. 8.5m Wł. 1/1,5/3,2/5 + oprawa uliczna LED 72/80, 5 000 K, klasa izolacji II, układ soczewek T2
- A • Proj. słup oświetleniowy aluminiowy wys. 8.5m Wł. 2/1,5/...../90° + 2 x oprawa uliczna LED 72/80, 5 000 K, klasa izolacji II, układ soczewek T3
- B • Proj. słup oświetleniowy prosty z tworzywa sztucznego wys. 4m + 2 x oprawa uliczna LED 72/80, 5 000 K, klasa izolacji II, układ soczewek T3
- Proj. słup oświetleniowy prosty z tworzywa sztucznego wys. 4m + oprawa parkowa LED 32/39, 5 000 K, klasa izolacji II
- Proj. szafka sterowania oświetleniowa SSO-2 OR-01 "OSP Przysieśsk"

○ działka na trasie sieci

Tytuł rysunku		TB PROJEKT	
Projekt zagospodarowania terenu - artkusz nr 2		Tomasz Bartoszewicz	
Tytuł opracowania		86-100 Świecie, ul. Mickiewicza 23	
Budowa oświetlenia ulicznego na ul. Św. Floriana, ul. Długiej oraz na odcinku ul. Ogrodowej w miejscowości Przysieśsk, gmina Bukowiec		Zlecenie:	143 / 2015
Funkcja		Inne i nazwisko	Nr uprawnień
Projektował:		mgr inż. Jan Rubczak	7210/3676
Opracował:		mgr inż. Jolanta Giełka	12.04.2016
		Strona:	
		Podpis:	